
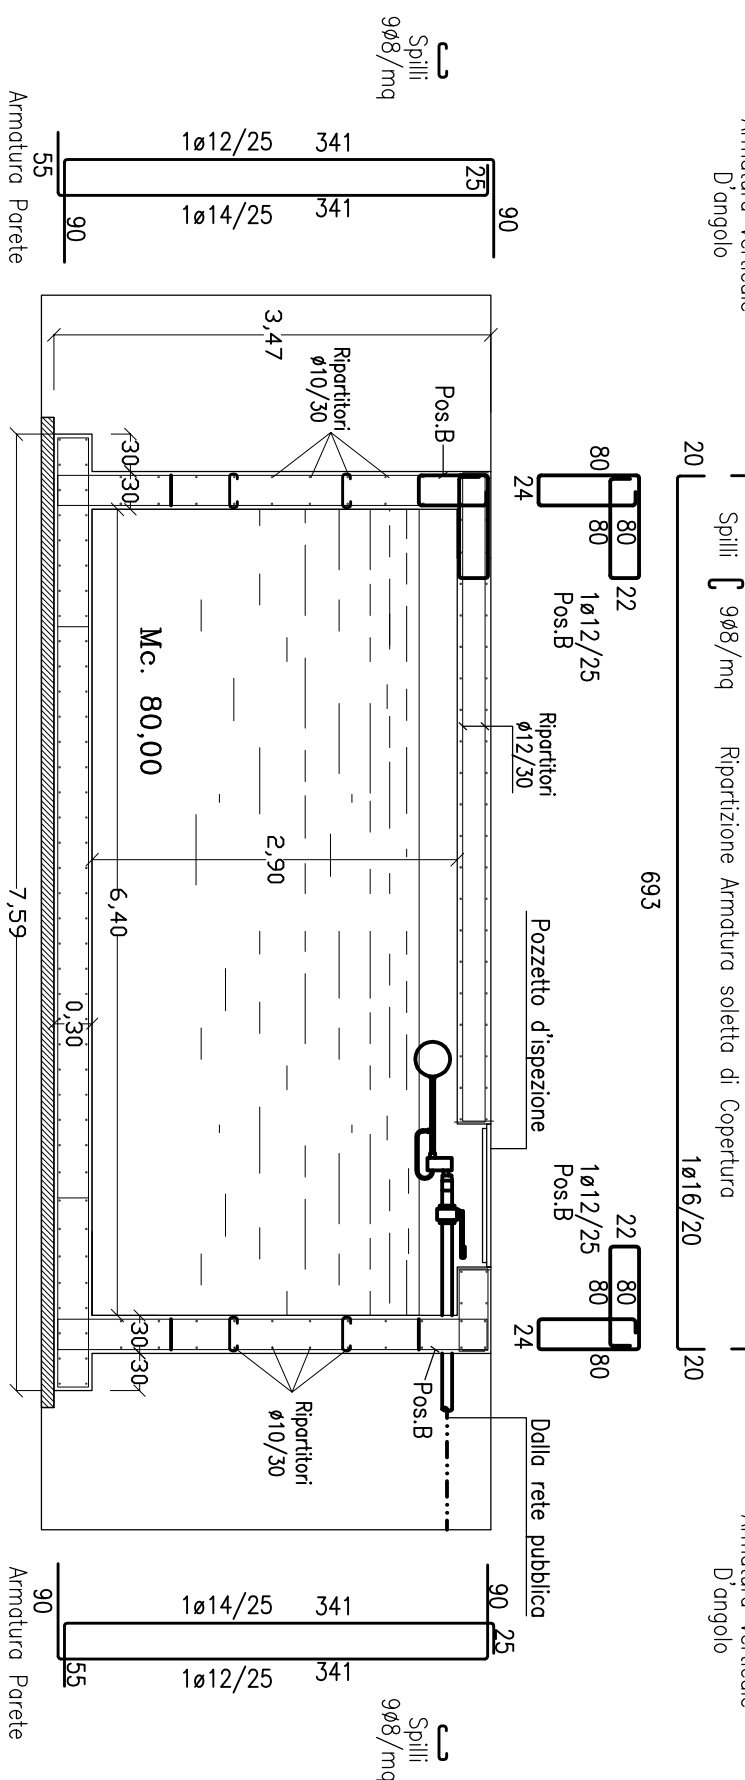
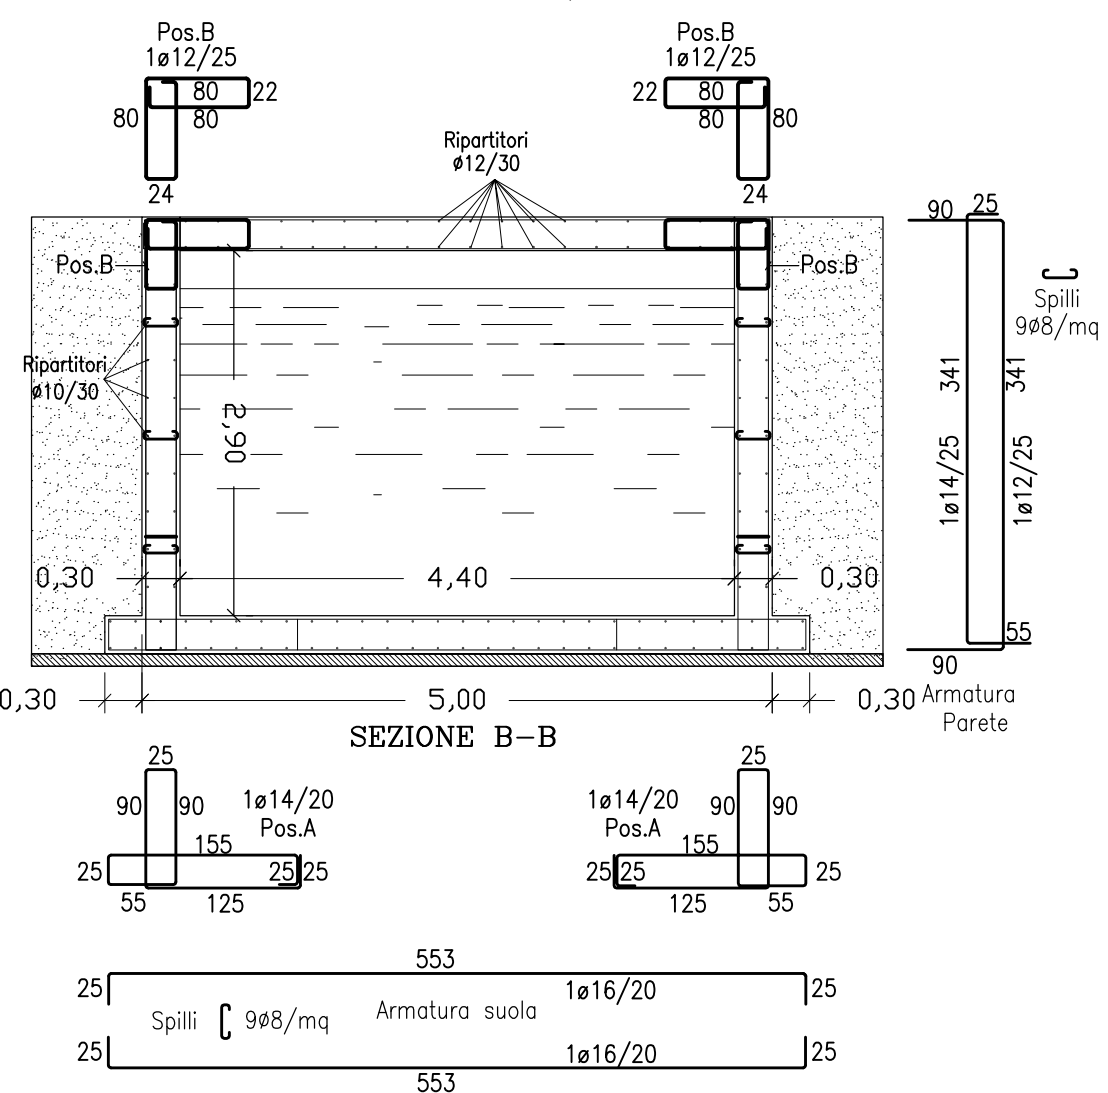


PARTICOLARE SERBATOIO IDRICO E ANTINCENDIO

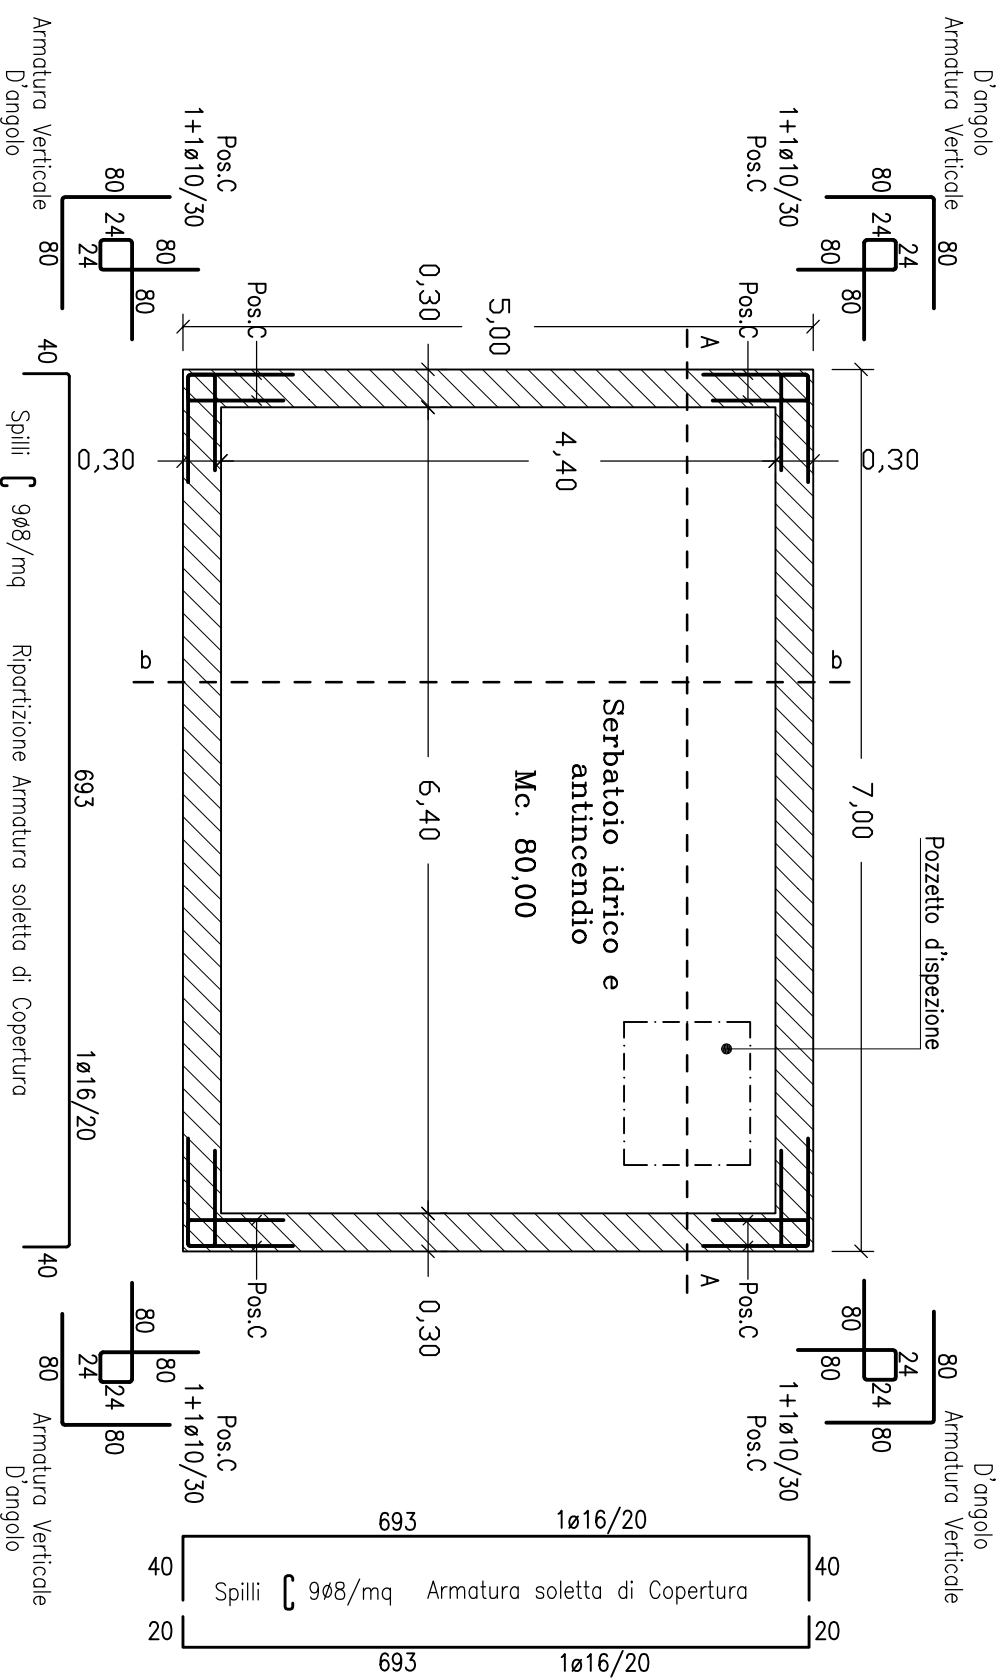

COMMITTENTE		Prov. Regionale di Ragusa		INFRASTRUTTURE DI ASSISTENZA	
LOCALITA'		Comune Pozzallo (RG)		E CONTROLLO DEL PORTO	
OGGETTO		PARTICOLARE SERBATOIO IDRICO E ANTINCENDIO		DI POZZALLO E DEGLI	
DESCRIZIONE				AGGLOMERATI INDUSTRIALI	
Studio		Scala 1:60		PROGETTO N. S/1103	
Dott. Ing. C. MOLTISANTI		Tavola D1.31		Progettista: S/1103	
SIRACUSA		Diseg. S.G.		Direttore lavori: Dott. Ing. C. Moltisanti	
Via Damone rco l n.8 Tel. 0931-411448				Collaboratori: Dott. Ing. A. Moltisanti	
				Dott. Ing. G. Moltisanti	
Rev.n.	Data				

Questo disegno e' di N. proprieta' e non puo' essere riprodotto o mostrato a terzi senza la N. autorizzazione.