



pianta piano
seminterrato

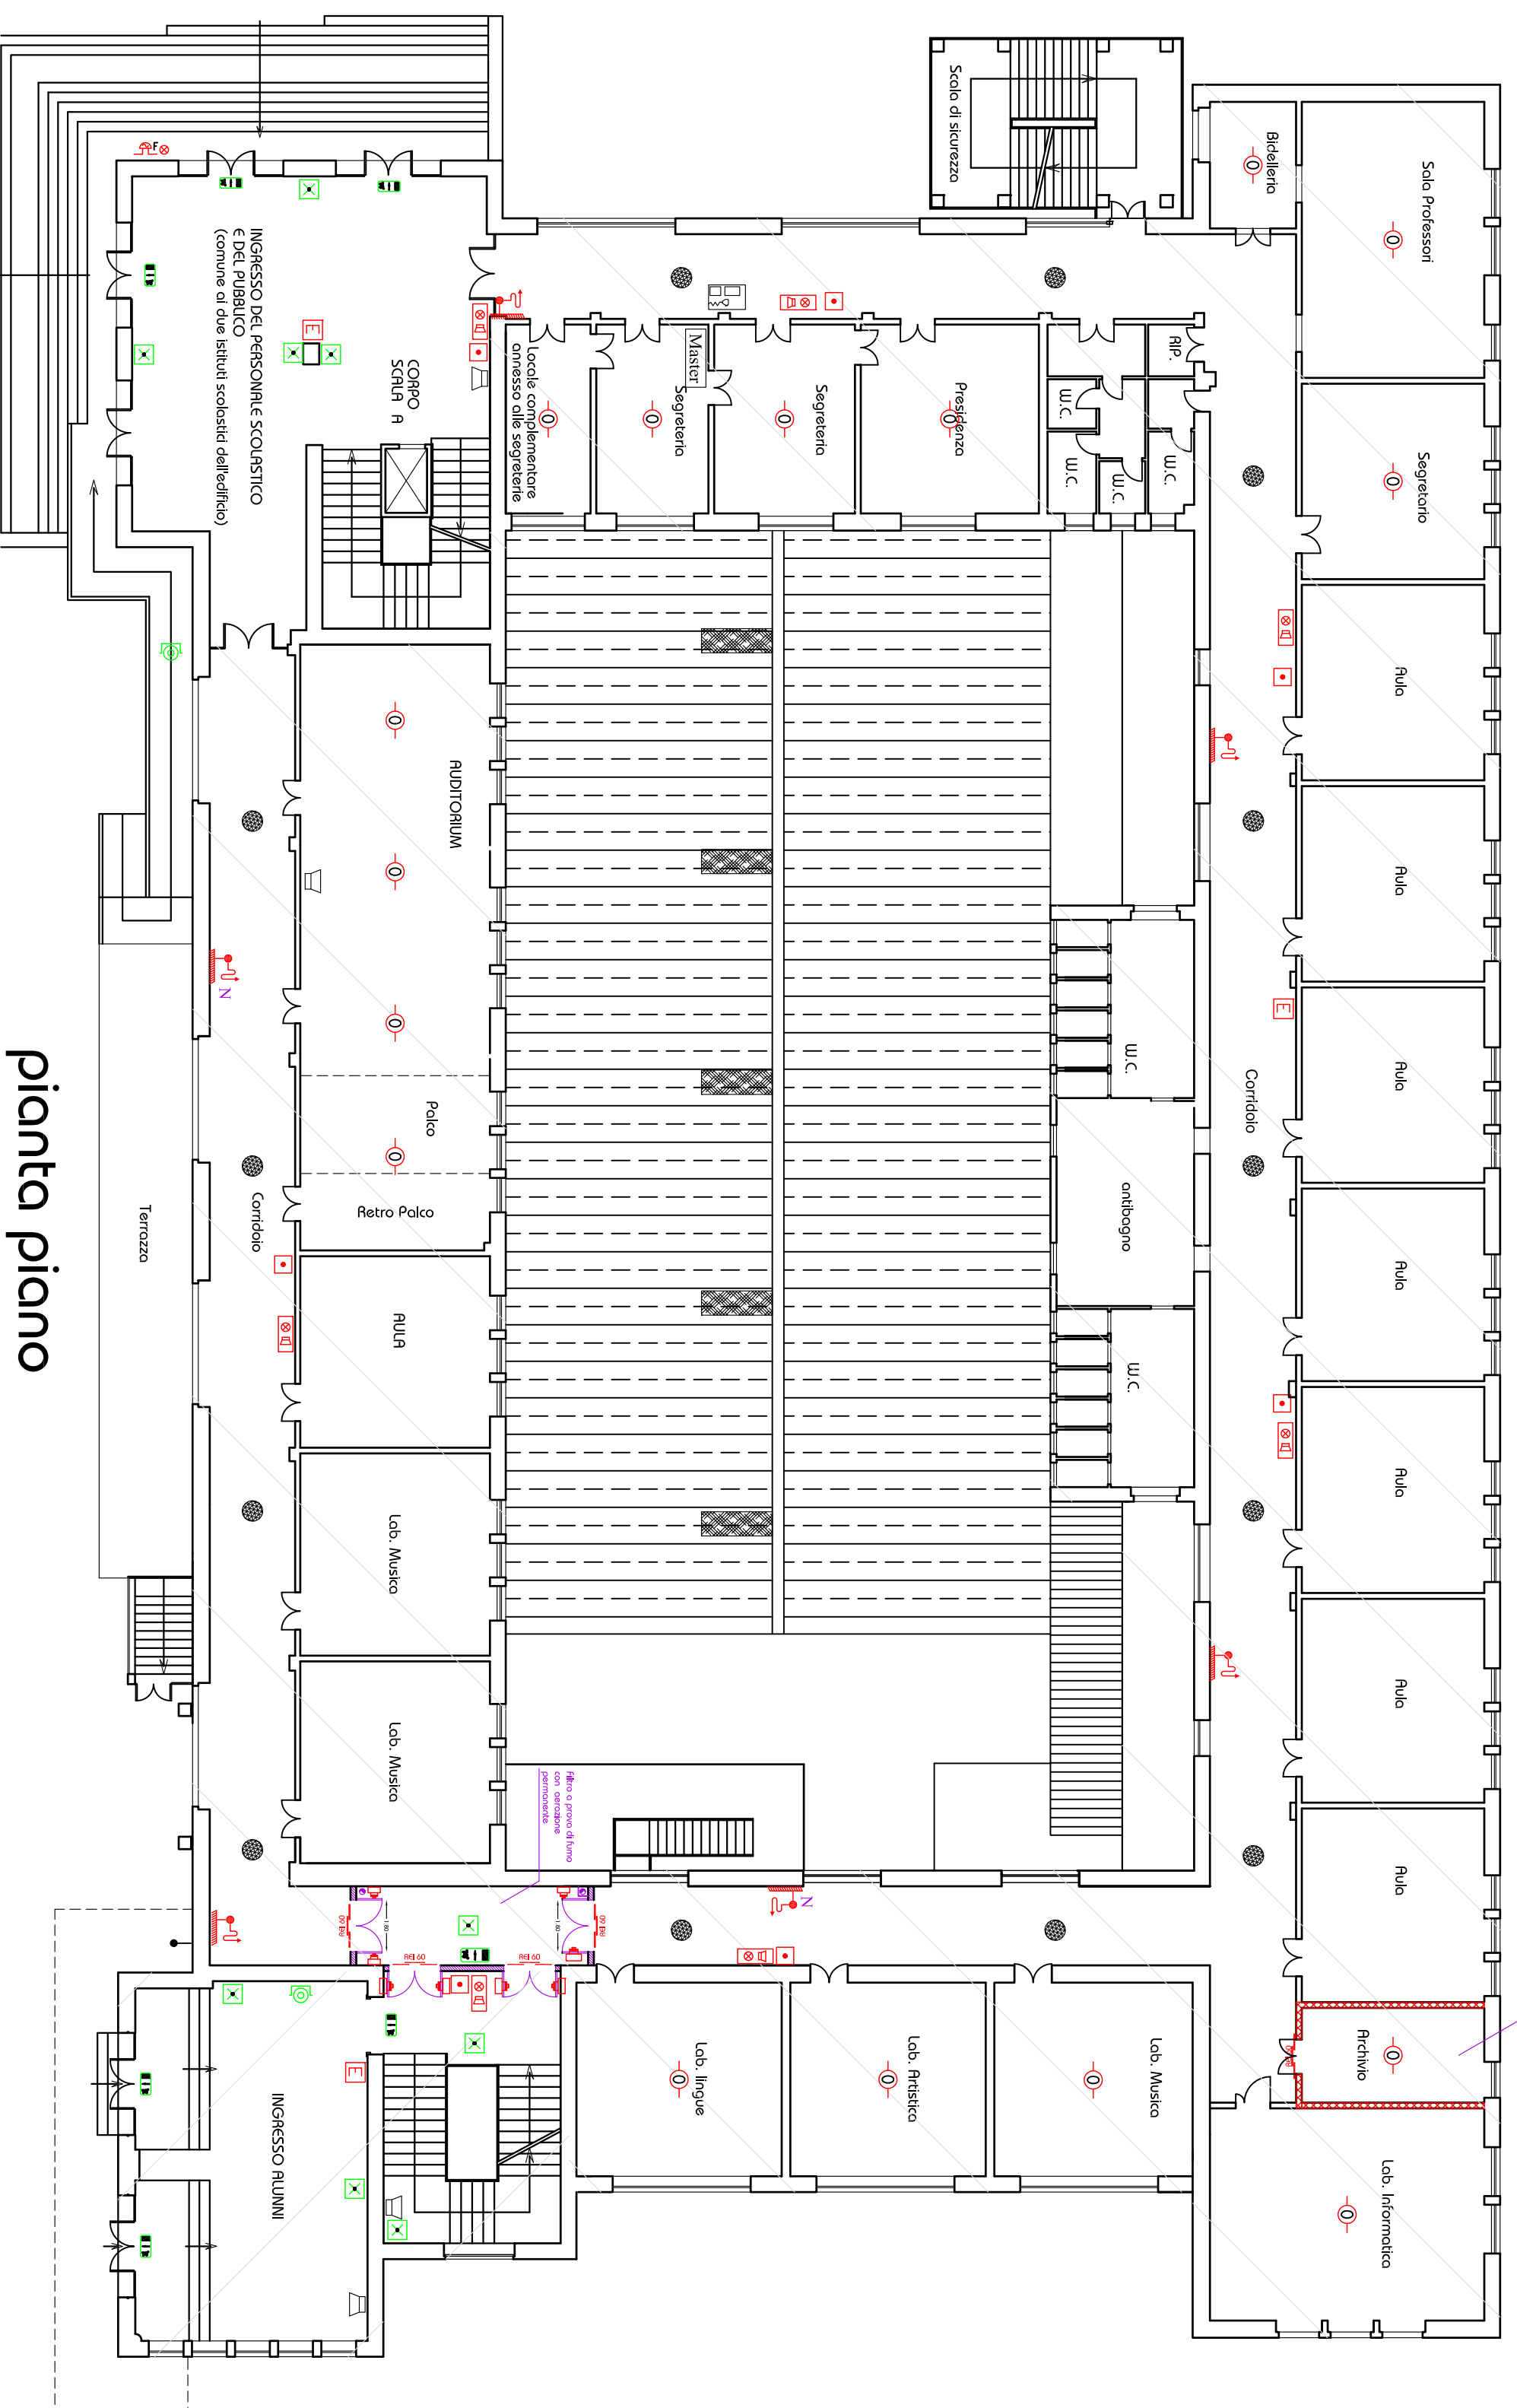


pianta piano
rialzato

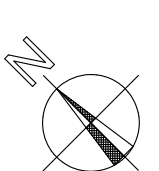

LEGENDA

Simbolo	Descrizione	
↑	Altezza V.F.F. UNI 70	Conduttore gas metano
⌂	Estintore Portatile Class 21A 89B	Tubazione gas
⌂	Idrante DN 45 a parete	Valvola di intercettazione generale gas ante-gestore
⌂	Porta REI 60 o 120	Valvola di intercettazione generale gas della scuola
⌂	Segnale circolatorio di uscita di sicurezza (Tipo)	Microfono in armadio per sistema di evacuazione
⌂	Illuminazione di emergenza	Sistema integrato annunci di emergenza Unità Master
⌂	Pulsante di spunto impianto elettrico	Sistema integrato annunci di emergenza Unità Slave
⌂	Centrale Antifumo	Proiettore di suono
⌂	Rivelatore ottico di fumo	Diffusore acustico
⌂	Rivelatore termovolumetrico	Parere REI 60
⌂	Targhe ottico-acustico di segnalazione incendio	Parere REI 120
⌂	Sirena ottico - acustica autoalimentata per sistema	Opere da realizzare o da modificare
⌂	Pulsante manuale per avviso incendio	Evacuatori di fumo
⌂	Scuola Media "F. Crispi"	Liceo Classico "Umberto I"

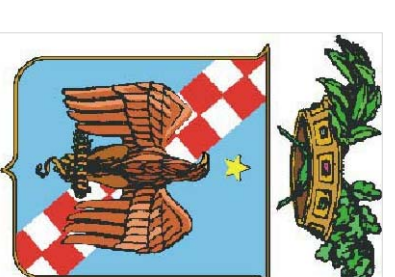

Provincia Regionale di Ragusa

Lavori di
"Adeguamento alle norme di
sicurezza e prevenzione incendi
immobili scolastici nella zona di
Ragusa, Comiso e Vittoria".
Completamento € 2.000.000"

- Progetto Esecutivo -

Aggiornato ai sensi dei dispositivi del comma A
dell'art.10 della L.R. 12.07.2011 n.12

Progettisti:

Ing. Francesco Minardi

Via G.B. Odierna, n.118

97100 Ragusa

P.IVA 00939750881

C.F.: MNRNFC65A20H1G3G

Tel.: 0932.626760

Fax: 0932.173032

e-mail: ing.minardi@gmail.com

Ing. Marco La Rosa

Viale dei Platani n.34b

97100 Ragusa

P.IVA: 01205490889

C.F.: LRS MRC 73E19 H1G3W

Tel/fax: 0932.643093

e-mail: inglaresam@tin.it

Tav C1b

Oggetto:

Progetto

Pianta piano

seminterrato

Pianta piano rialzato

Rev 1 : Settembre 2013

data: Aprile 2010

scala - 1:200

Liceo Classico "Umberto I"
e Scuola media "F. Crispi"
via V.E. Orlando n. 2
Ragusa (RG)

