

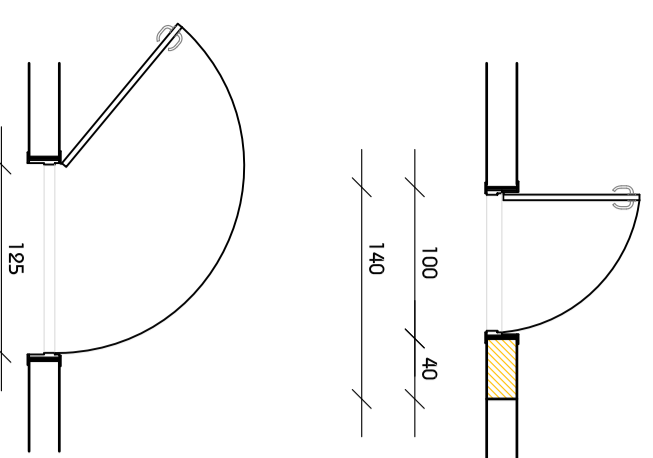
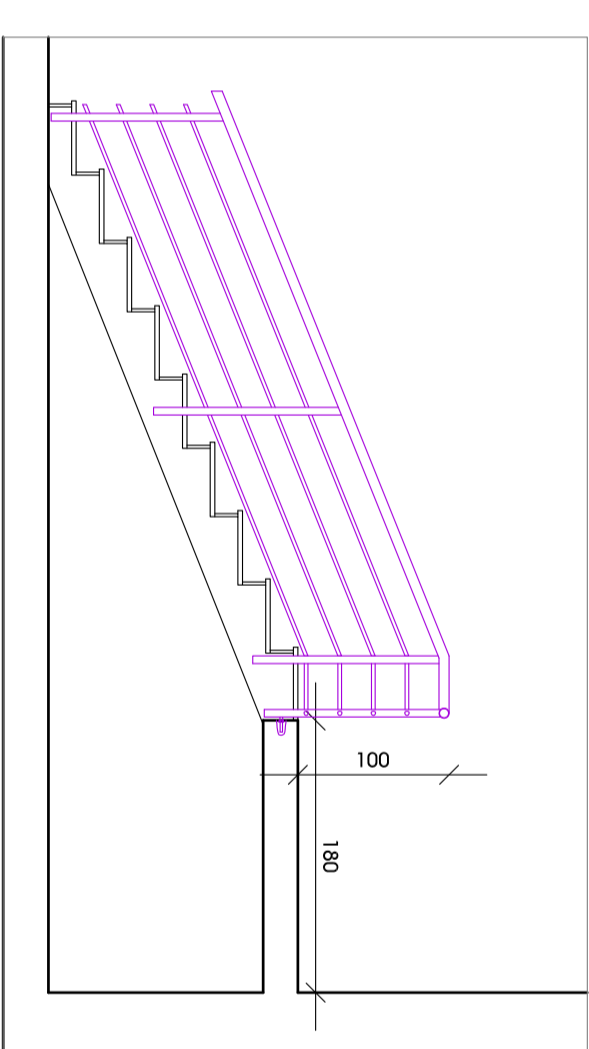
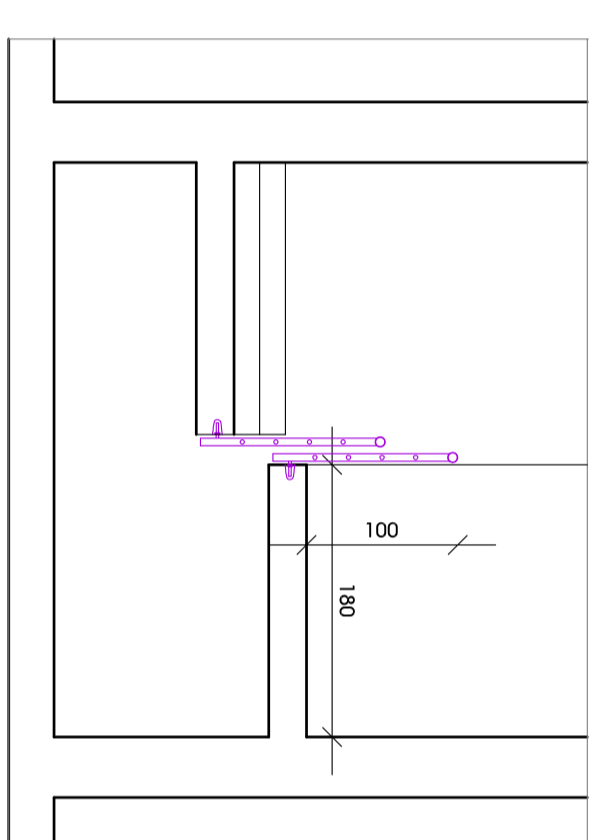
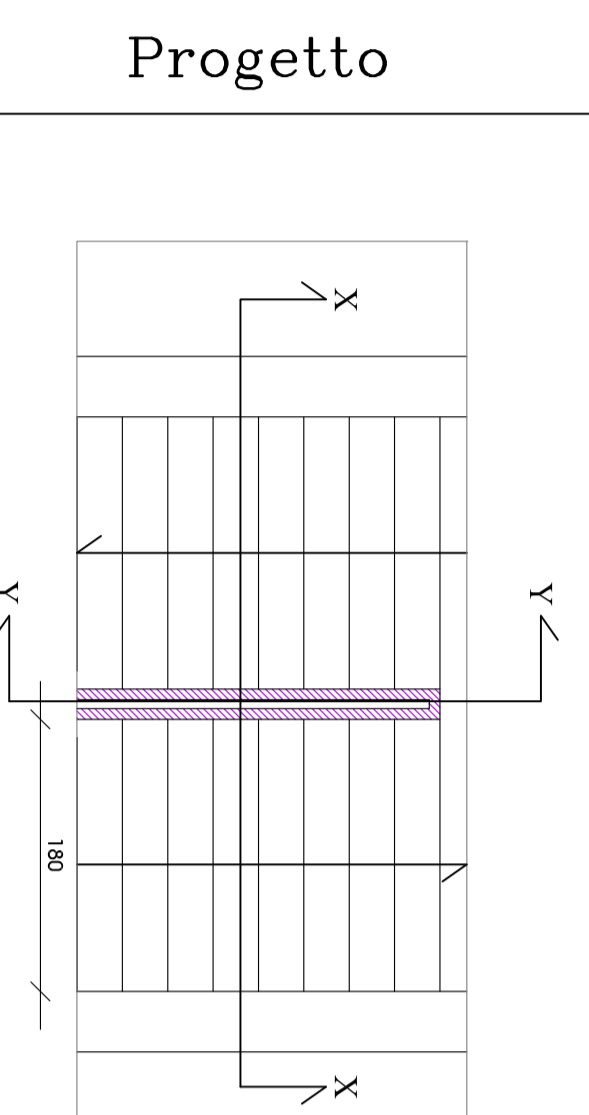
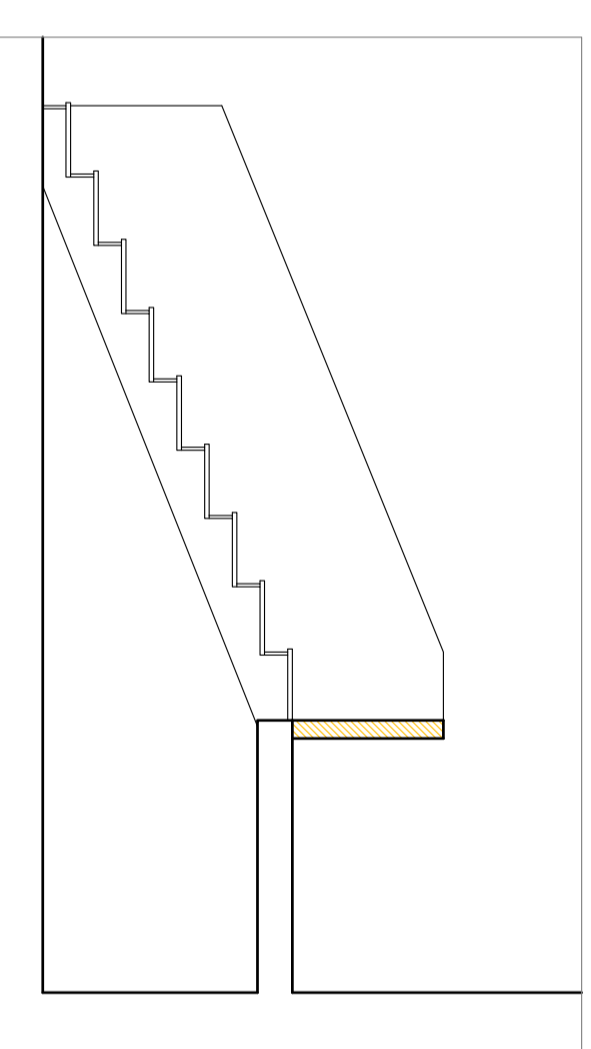


Allargamento parete e
inserimento porta da 120 cm

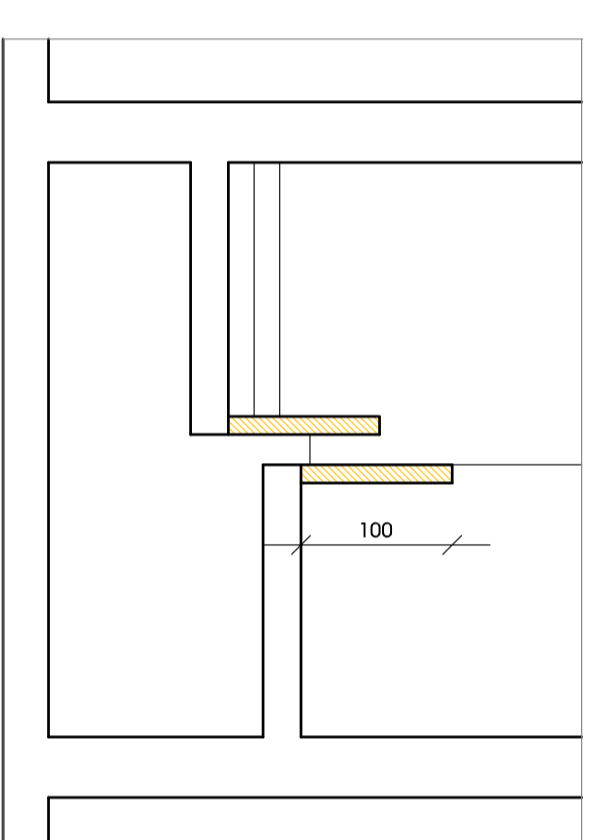

Scala 1:50

Demolizione parapetto scala e realizzazione di nuova ringhiera

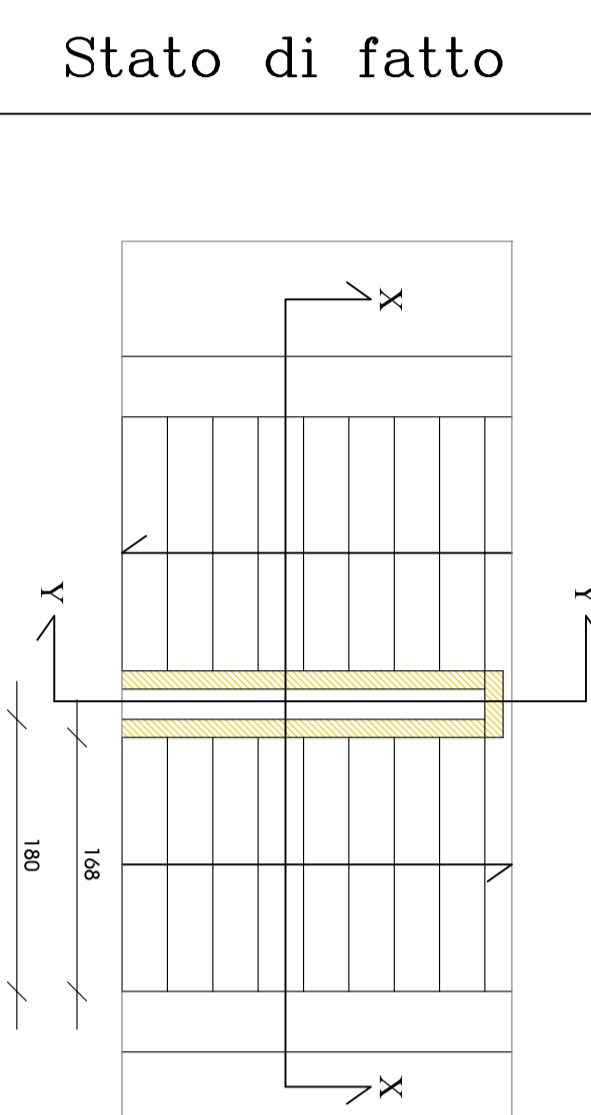

Scala 1:50

LEGENDA	
Simbolo	Descrizione
	Atacco V.V.FE. UNI 70
	Estimatore Ponitalk Classe 21A, 89B
	Idrame DN 45 a parete
	Porta REI 60 o 120
	Segnale rettilineo di uscita di sicurezza (Tipo)
	Illuminazione di emergenza
	Pulsante di sgancio impianto elettrico
	Centrale Antincendio
	Rivestitore ufficio di fumo
	Taglie ottico-acustico di segnalazione incendio
	Sirena ottico-acustica antiodorante per esterno
	Pulsante manuale per avviso incendio
	Conduttore gas metano
	Tubazione gas
	Valvola di intercettazione generale gas ante-gasore
	Valvola di intercettazione generale gas scala scala
	Microfono in ampiezza per sistema di evacuazione
	Sistema integrato annunci di emergenza Lintia Master
	Sistema integrato annunci di emergenza Lintia Slave
	Pavimento di suono
	Diffusore acustico
	Parete REI 120
	Parete REI 60
	Opere da realizzare o da modificare

Provincia Regionale di Ragusa

Lavori di
"Adeguamento alle norme di
sicurezza e prevenzione incendi
immobili scolastici nella zona di
Ragusa, Comiso e Vittoria."
Completamento € 2.000.000"

- Progetto Esecutivo -

Aggiornato ai sensi dei dispositivi del comma A
dell'art.10 della L.R. 12.07.2011 n.12

Progettisti:

Ing. Francesco Minardi

via g.b.doderna, n.118
97100 Ragusa
p.IVA 00939750881
c.f.: MNREN65A20H163G
tel.: 0932.626760
fax: 0932.1733032
e-mail: ing.minardi@gmail.com

Ing. Marco La Rosa

viale dei platani n.34b
97100 Ragusa
p.IVA: 01205490889
c.f.: LRS MRC 73E19 H163W
tel/fax: 0932.643093
e-mail: inglaurosam@tin.it

Liceo Classico e
Scientifico di Comiso
"G. Carducci"
Via Roma - Comiso (RG)

TAV C2C

Oggetto:
Progetto
Pianta piano primo
Pianta piano secondo

data: Aprile 2010
scala - 1:50

