



LEGENDA	
Simbolo	Descrizione
↑	Attacco VV.FF. UNI 70
⊞	Estintore Portatile Classe 21A 89B
⊞	Idrante DN 45 a parete
⊞	Porta REI 60 o 120
⊞	Segnale retroilluminato di uscita di sicurezza (Tipo)
⊞	Illuminazione di emergenza
⊞	Pulsante di sgancio impianto elettrico
⊞	Centrale Antincendio
⊞	Rivelatore ottico di fumo
⊞	Rivelatore termovelocimetrico
⊞	Targhe ottico-acustico di segnalazione incendio
⊞	Sirena ottico - acustica autoalimentata per esterno
⊞	Pulsante manuale per avviso incendio
⊞	Contatore gas metano
⊞	Tubazione gas
⊞	Valvola di intercettazione generale gas ente gestore
⊞	Valvola di intercettazione generale gas della scuola
⊞	Microfono in armadietto per sistema di evacuazione
⊞	Sistema integrato annunci di emergenza Unità Master
⊞	Sistema integrato annunci di emergenza Unità Slave
⊞	Proiettore di suono
⊞	Diffusore acustico
⊞	Parete REI 120
⊞	Parete REI 60
⊞	Opere da realizzare o da modificare

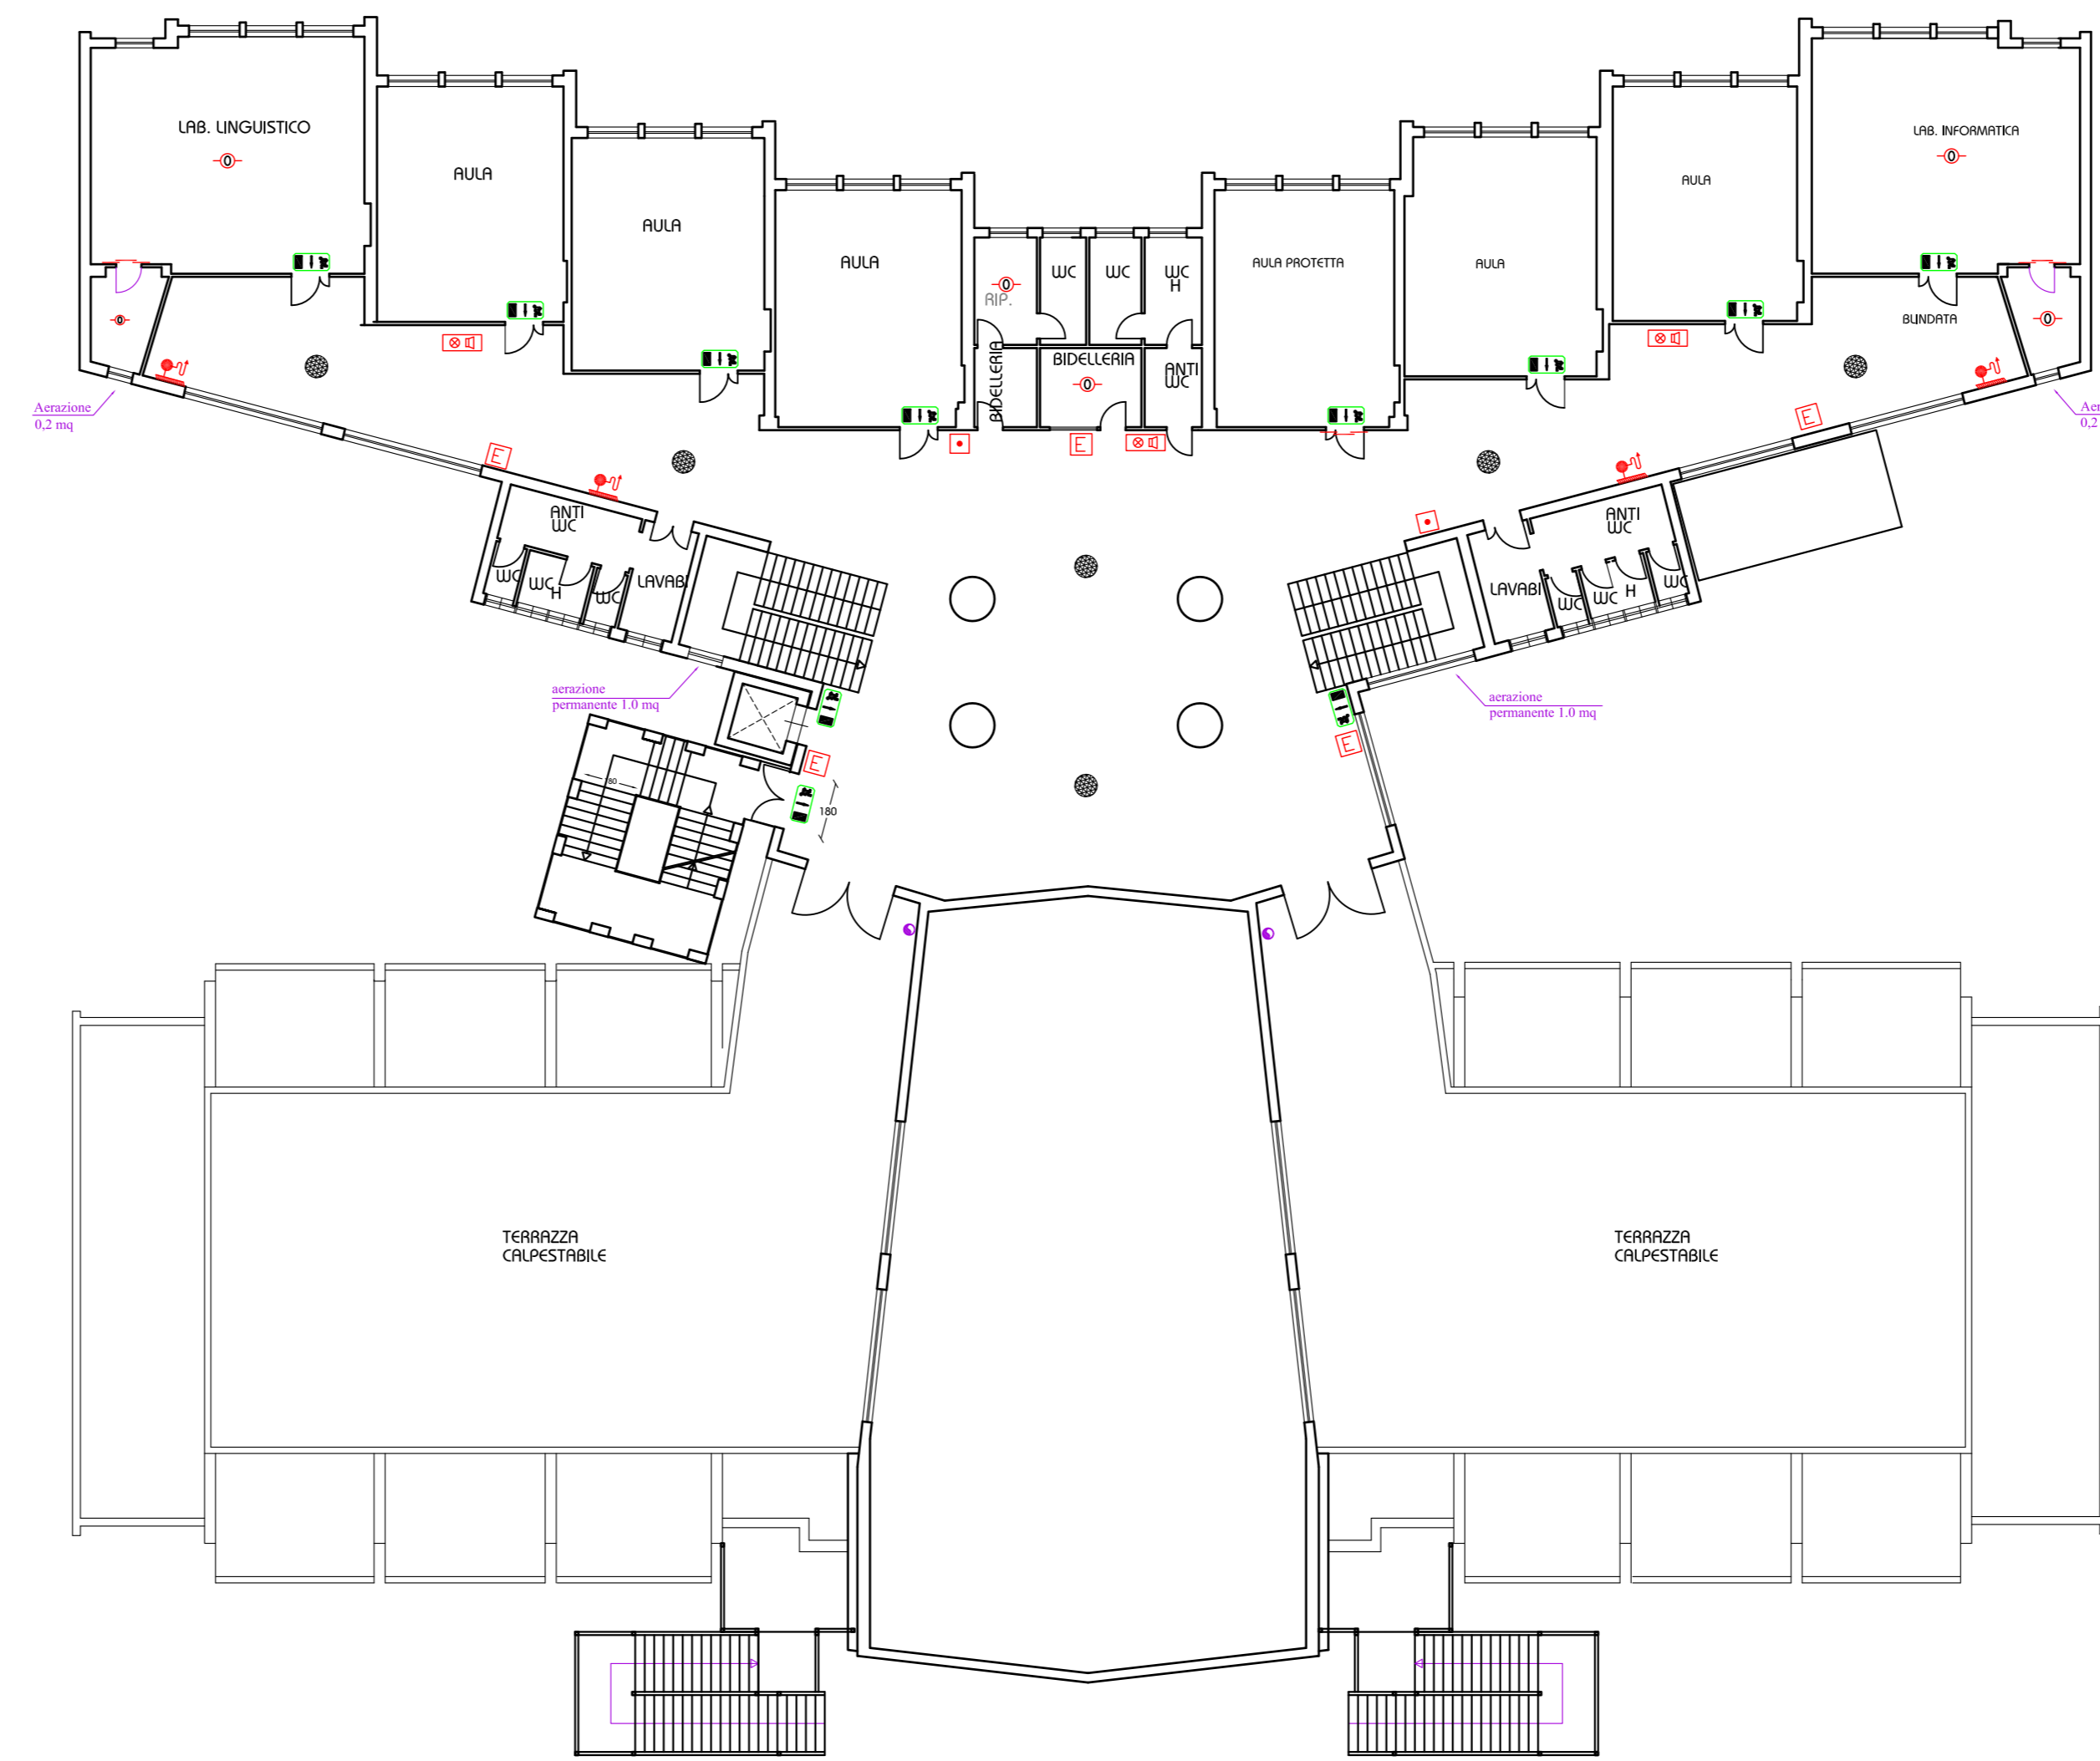

Pianta piano primo



Pianta piano secondo




Provincia Regionale di Ragusa

Lavori di
"Adeguamento alle norme di sicurezza e prevenzione incendi immobili scolastici nella zona di Ragusa, Comiso e Vittoria. Completamento € 2.000.000"
 - Progetto Esecutivo -

Aggiornato ai sensi dei disposti del comma A dell'art.10 della L.R. 12.07.2011 n.12

progettisti:
Ing. Francesco Minardi
 via g.b.odierna, n.118
 97100 Ragusa
 p.iva 00939750881
 c.f.: MNRFC65A20H163G
 tel.: 0932.626760
 fax: 0932.1733032
 e-mail: ing.minardi@gmail.com

Ing. Marco La Rosa
 viale dei platani n.34b
 97100 Ragusa
 p.iva: 01205490889
 c.f.: LRS MRC 73E19 H163W
 tel/fax: 0932.643093
 e-mail: inglarosam@tin.it

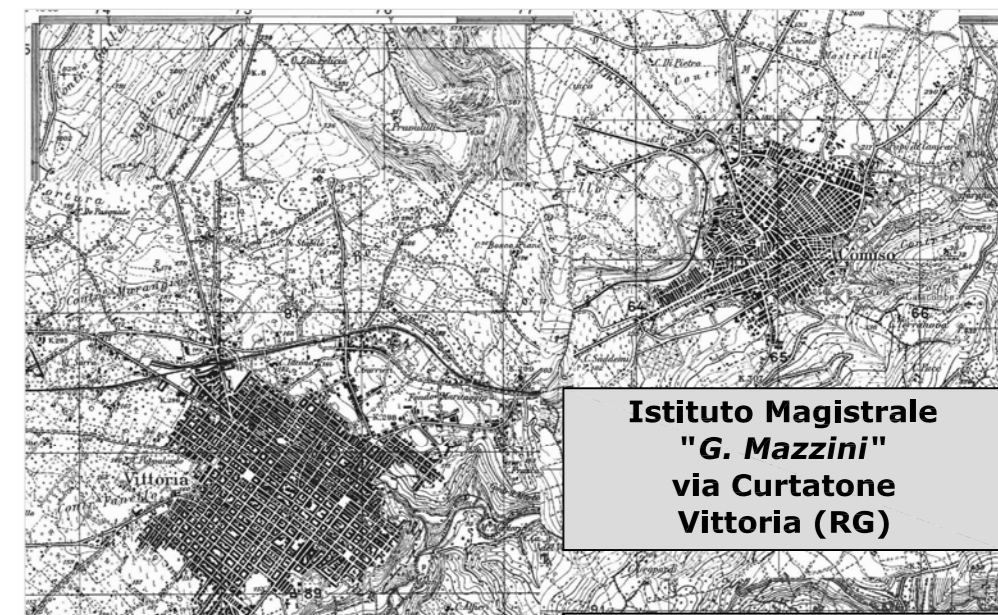

Istituto Magistrale "G. Mazzini" via Curtatone Vittoria (RG)

Tav C8c

Oggetto:
 Progetto
 Pianta piano primo
 Pianta piano secondo
 Centrale Termica

data: Aprile 2010
 scala - 1:200 1:50