





Provincia Regionale di Ragusa

Lavori di
"Adeguamento alle norme di
sicurezza e prevenzione incendi
immobili scolastici nella zona di
Ragusa, Comiso e Vittoria.
Completamento € 2.000.000"

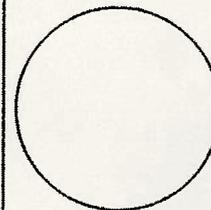

- Progetto Esecutivo -

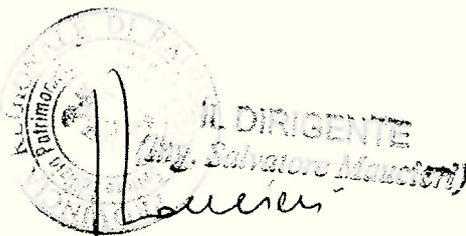

**Aggiornato ai sensi dei disposti del comma A
dell'art.10 della L.R. 12.07.2011 n.12**

progettisti:



Ing. Francesco Minardi

via g.b.odierna, n.118
97100 Ragusa
p.iva 00939750881
c.f.: MNRFNC65A20H163G
tel.: 0932.626760
fax: 0932.1733032
e-mail: ing.minardi@gmail.com



Ing. Marco La Rosa

viale dei platani n.34b
97100 Ragusa
p.iva: 01205490889
c.f.: LRS MRC 73E19 H163W
tel/fax: 0932.643093
e-mail: inglarosam@tin.it

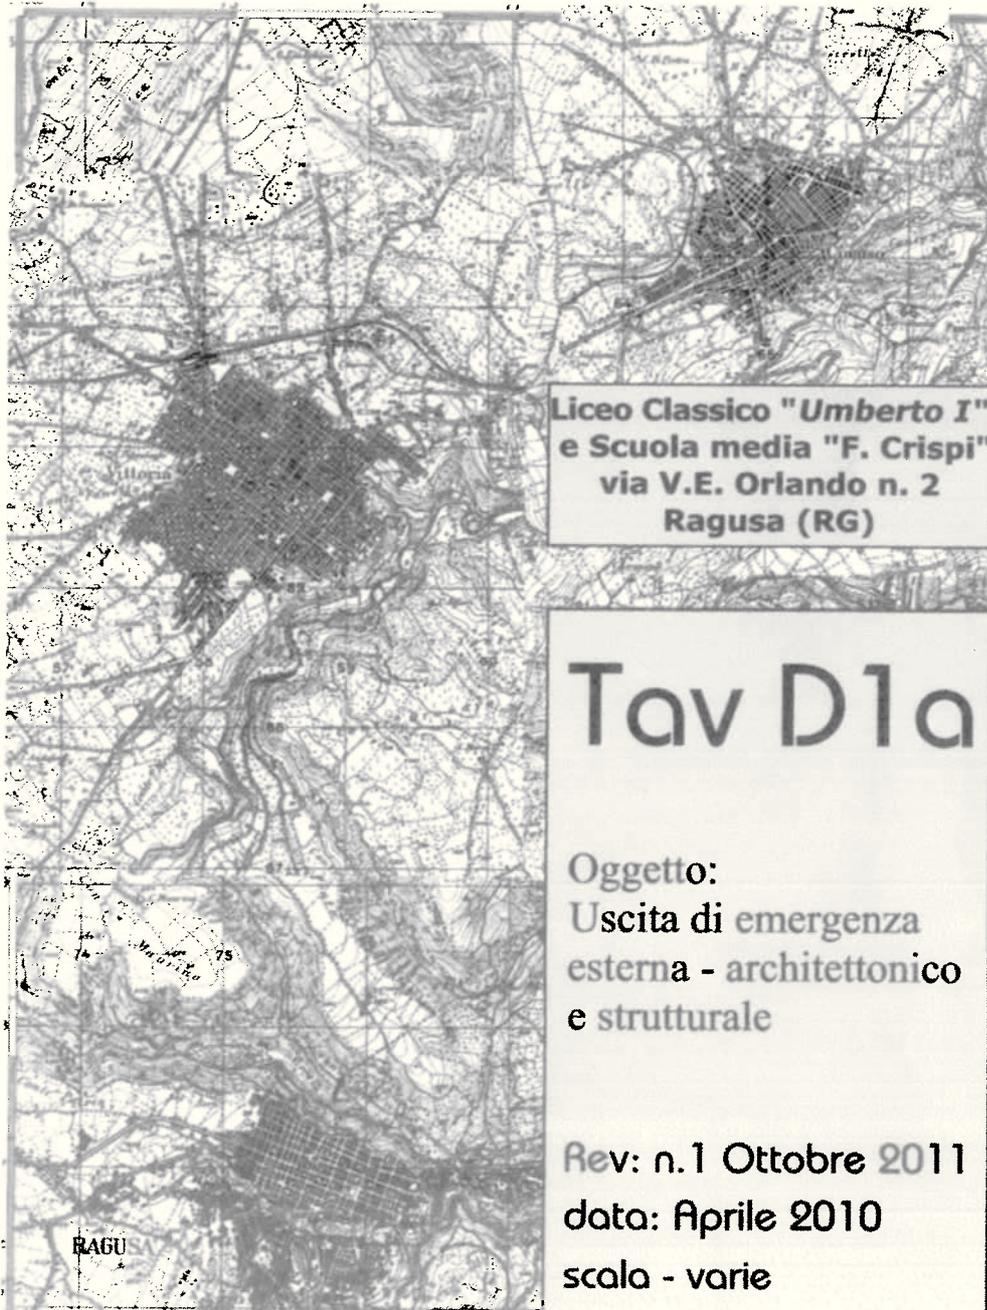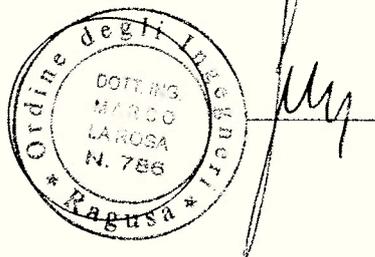


Liceo Classico "Umberto I"
e Scuola media "F. Crispi"
via V.E. Orlando n. 2
Ragusa (RG)

Tav D1a

Oggetto:
Uscita di emergenza
esterna - architettonico
e strutturale


Rev: n.1 Ottobre 2011
data: Aprile 2010
scala - varie

Particolare Nodi

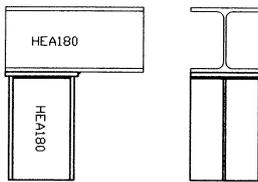


scala 1:10

Particolare sezione

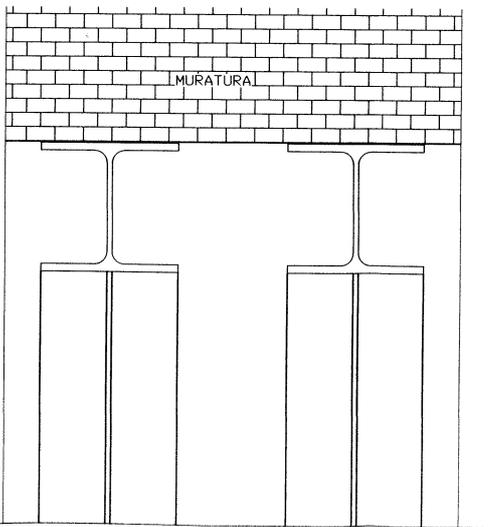


scala 1:5

Particolare vano apertura

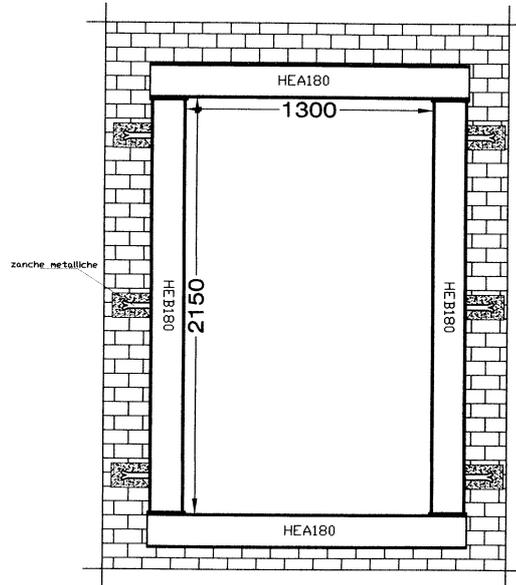

scala 1:20

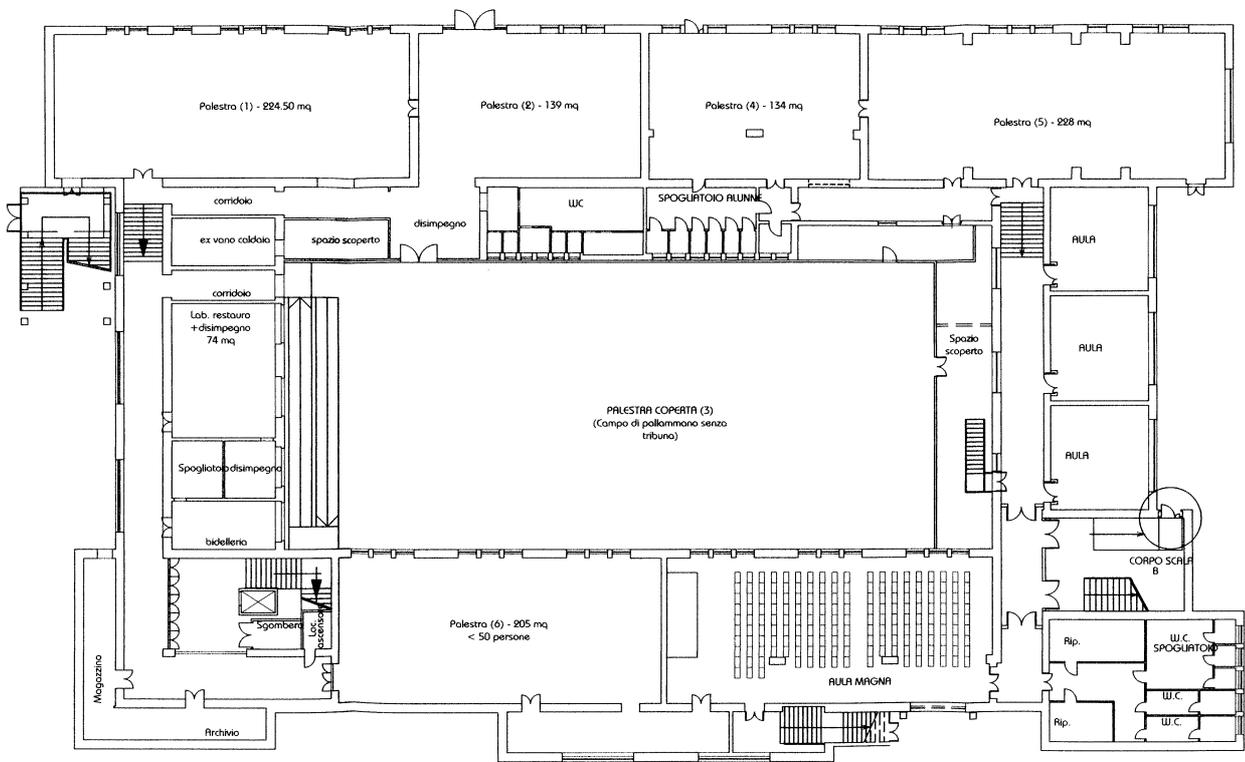

PIANTA PIANO SEMINTERRATO
1:250